

Wasserversorgung KORB

J.-F.-Weishaar-Straße 7-9
71404 Korb

Telefon 0 71 51/93 34 48
Telefax 0 71 51/93 34 23

Betriebsführung
Stadtwerke Waiblingen GmbH

Schorndorfer Straße 67
71332 Waiblingen
Telefon 0 71 51/131-0
Telefax 0 71 51/131-202

Eingang Reg.-Nr. Wirtschaftsjahr

--	--	--

Auftrags-Nr.

--	--	--	--	--	--	--	--	--	--

Antrag auf Wasserversorgung / Anschlussvertrag

Bitte in Druckschrift oder mit Schreibmaschine ausfüllen

Grundstück (Str./Pl./Weg/Hs.-Nr.)

Fl.-Nr.

Bau-Nr.

Art der Ausführung

- Neuerstellung Hausanschluss komplett
 Neuerstellung Hausanschluss, Teil 1 (bis Grundstücksgrenze)
 Neuerstellung Hausanschluss, Teil 2 (ab Grenze bis Hauptabsperrung)
 Änderung eines bestehenden Hausanschlusses
 Stilllegung eines bestehenden Hausanschlusses

Einzureichende Unterlagen:

bei Neuanlagen
 1 Lageplan Maßstab 1:500
 1 Kellergrundriss Maßstab 1:100

Zusätzlich erforderliche Unterlagen:

- Sondervereinbarung
 Vollmacht
 Dienstbarkeit in Abdruck
 Spartenplan

Auf dem Grundstück befindet sich eine Eigenversorgungsanlage ja nein

ja nein

Regenwasseranlage
 J = m³

Verbrauchseinrichtungen in Wohnanlagen

- Wohneinheiten (WC mit Spülkasten)
 Wohneinheiten (WC mit Druckspüler)

Verbrauchseinrichtungen in gewerblichen und sonstigen Anlagen

Nutzung
 Trinkwasserbedarf nach DIN 1988 TRWI, T. 3
 VR = l/s; VS = l/s

Trinkwasser-Nachbehandlung

- chem. Aufbereitung
 physik. Behandlung

- Wandhydrant l/s
 Überflurhydrant l/s
 Sprinkleranlage l/s
 Druckerhöhungsanlage l/s

Eg – Fußbodenhöhe m ü. N.N.

Höchste Zapfstelle m ü. N.N.

Sanitärfirma

Architekt

Name

Name

Straße und Hausnummer

Straße und Hausnummer

Postleitzahl und Ort

Telefonnummer

Postleitzahl und Ort

Telefonnummer

Der Grundstückseigentümer

Nur ausfüllen, falls Grundstückseigentümer nicht zugleich Kostenträger ist!

Name

Name

Straße und Hausnummer

Straße und Hausnummer

Postleitzahl und Ort

Telefonnummer

Postleitzahl und Ort

Telefonnummer

Datum

Unterschrift des Grundstückseigentümers

Datum

Unterschrift des Kostenträgers

Es gelten die Bestimmungen der Wasserversorgungssatzung der Gemeinde Korb.

Auftragserteilung durch Ortsbauamt Korb:

Datum

Name

- Stark umrahmte Felder bitte freilassen -

Bearbeitung Betriebsabteilung

Besprechung geführt am: durch

Anwesende

Besprechungsnotizen:

.....

.....

.....

Einzelanschluss, Einleitung an der ab Hauptleitung DN

.....


Gemeinschaftliche Anschlussleitung mit Gruppenanschlussleitung mit

.....

Verbundfeuerlöschleitung (VF)

Anschlussleitung DN		
<input type="checkbox"/> Teil 1	<input type="checkbox"/> Teil 2	<input type="checkbox"/> komplett
<input type="checkbox"/> Anschlussraum		
<input type="checkbox"/> Schacht		
<input type="checkbox"/> Wasserzähler Q _N		

Verlegeskizze / Bemerkungen

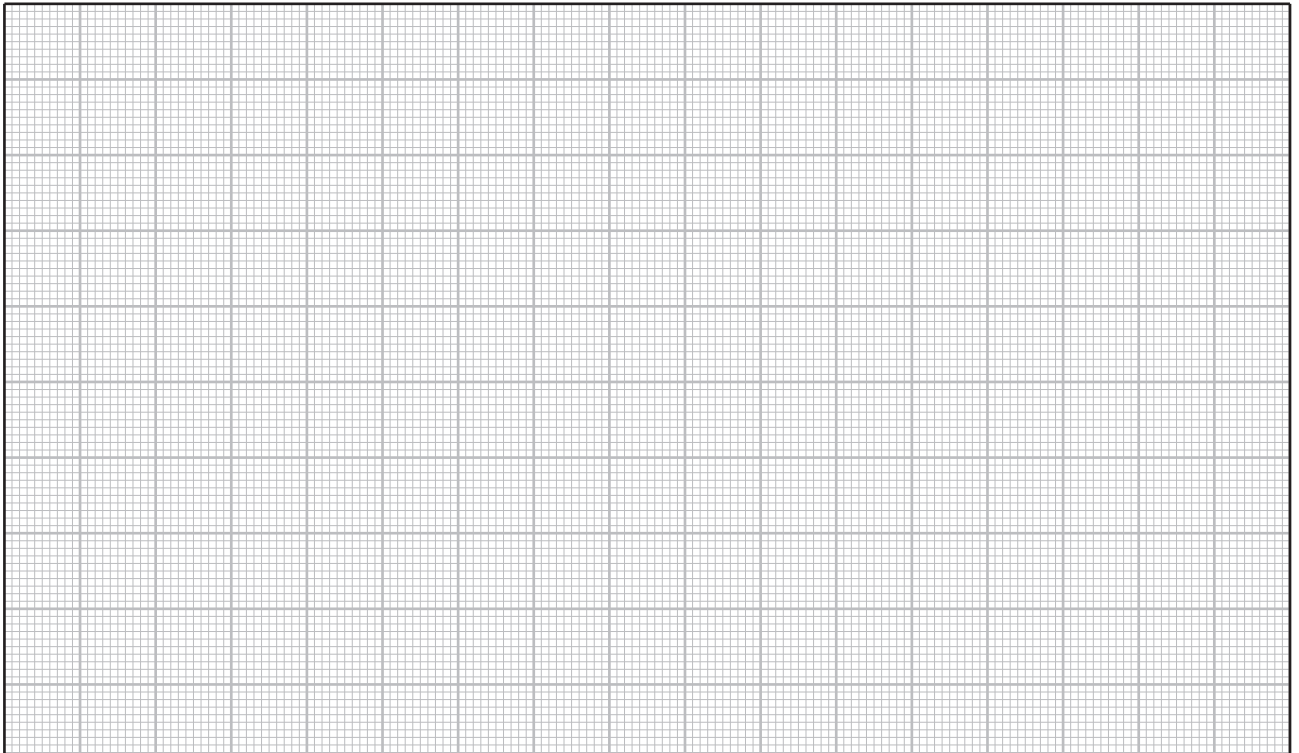

..... verlegt am Material Monteur Vermessung
---------------------	-------------------	------------------	---------------------

Weitergabe		Endregistrierung / Endablage		zur Auftragsabteilung / Kostenaufst.	
..... Datum Meister Datum Sachbearbeiter Datum WW-Betrieb